

电气	电讯
给排水	暖通
建筑	结构
制图人	

浮选尾矿车间配电室人视效果图





中创敦朴

ZHONG CHUANG DUN PU

中创敦朴工程咨询有限公司

zhongchuang dunpu engineering consulting co., ltd

建筑工程乙级设计证书 A452010195

No. A452010195 CLASS B OF ARCHITECTURE DESIGN (PRC)

贵州省贵安新区贵安路1号正-01-03地块规划中心部分8栋1单元5层1号房

E-mail: 366317080@qq.com

电话: 15769695522

邮编: 550003

合作设计单位

CO-OPERATED WITH

贵州省工程勘察设计院出图专用章

单位名称 中创敦朴工程咨询有限公司

证书编号 证书分类 资质等级

A452010195 工程设计 乙级

A452010195 工程设计 丙级

有效期至 2025年12月23日


注册建筑师

中华人民共和国一级注册建筑师

姓名: 姚磊

注册号: 5201019-006

有效期: 至2024年11月

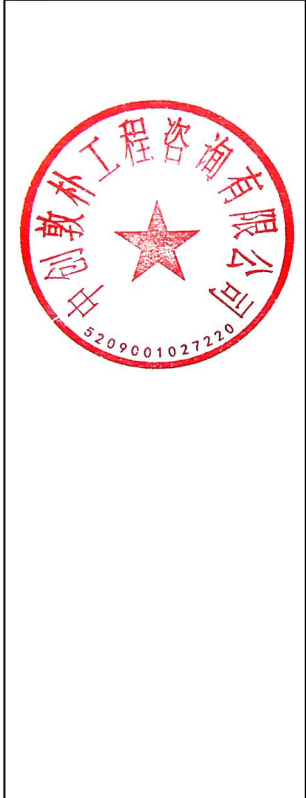

修改日期	REVISION DATE	
修改内容	REVISION CONTENT	
建设单位	CLIENT	宽城满族自治县卓益磷业有限公司
项目名称	PROJECT TITLE	宽城满族自治县卓益磷业有限公司 尾矿梯级资源综合利用智能回收中心项目
子项名称	SUB TITLE	
图纸名称	DRAWING TITLE	浮选尾矿车间配电室人视图

项目负责人	姚磊	审核人	郭应军
专业负责人	姚磊	校对	李江
设计人	赵慧	制图人	赵慧
专业	建筑	设计阶段	施工图
比例	1:100	日期	2024.01
工程编号	图号	01	
规格	A1	版本	第一版